


Projekt Zagospodarowania Terenu Skala 1:500  
 Budowa sieci kanalizacji sanitarnej wraz z przyłączami.  
 Dz. nr 185, 212 obręb Sadlinki, jedn. ewid. 220706\_2

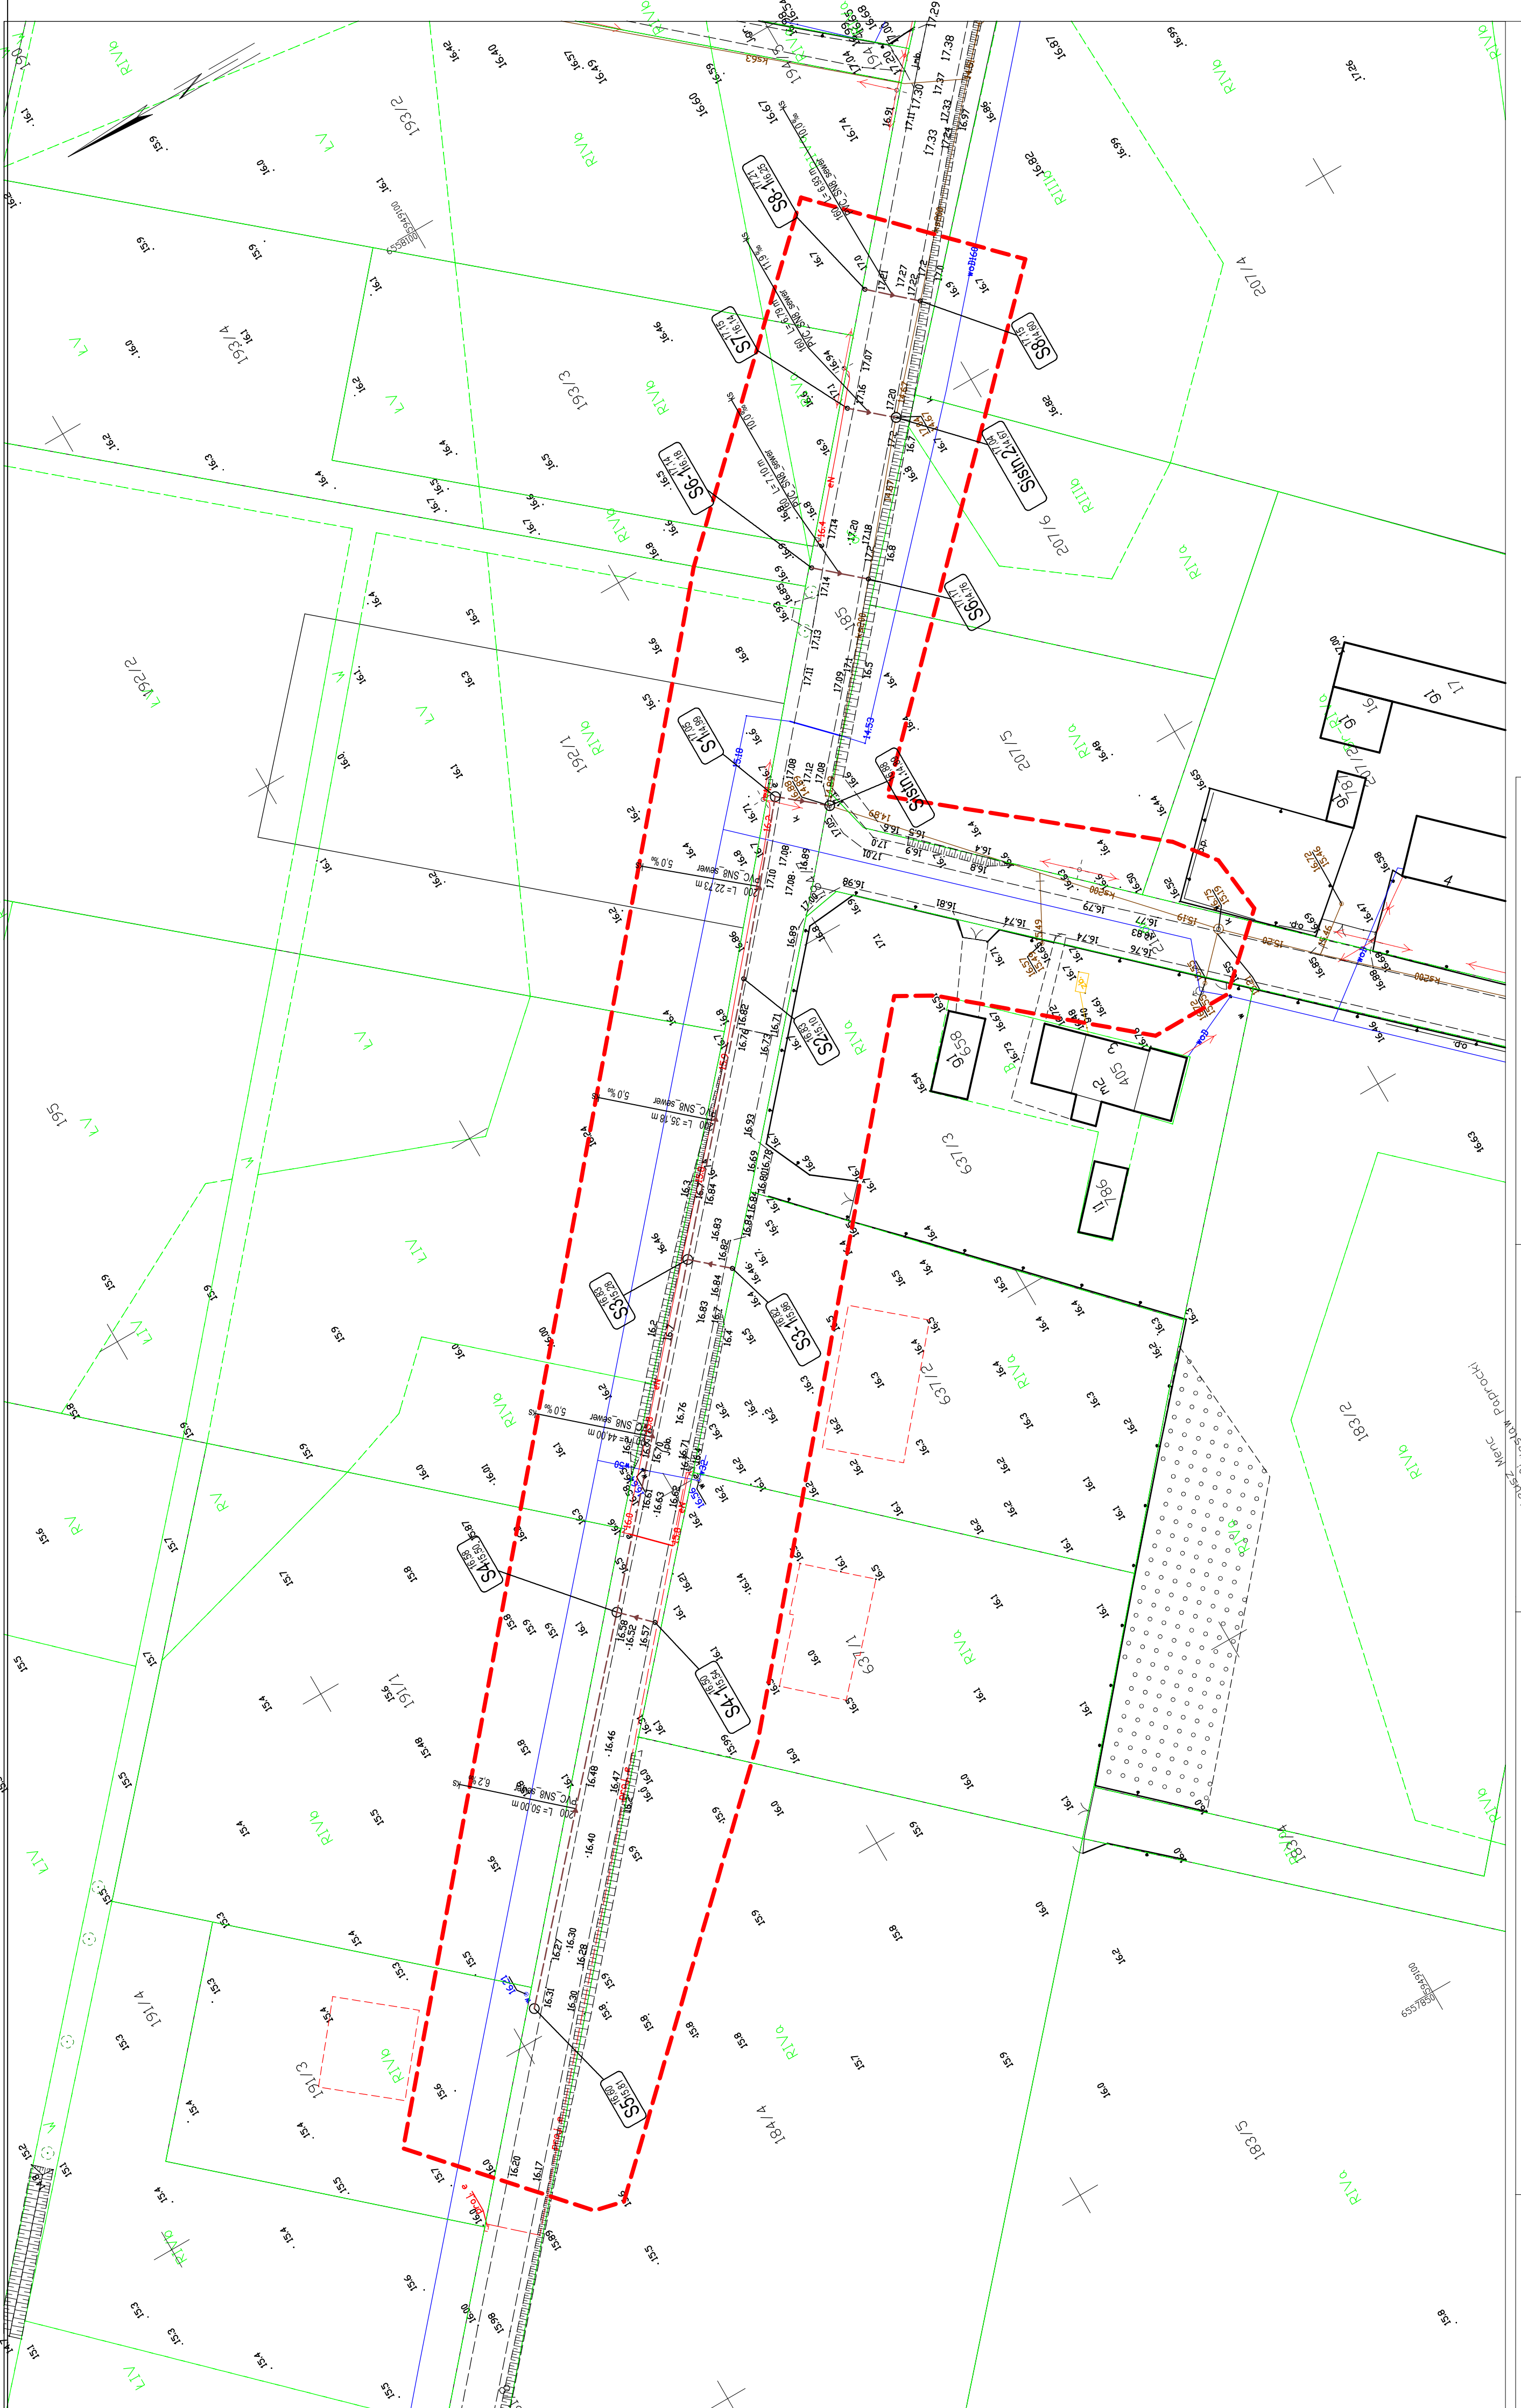

Pieczeń ZUDP

Projekt zagospodarowania terenu został sporządzony  
 na kopii mapy do celów projektowych.

ZA ZGODNOŚĆ Z ORYGINAŁEM

LEGENDA

- PROJ. SIĘĆ KANALIZACJI SANITARNEJ
- ISTN. SIĘĆ WODOCIĄGOWA
- ISTN. SIĘĆ KANALIZACJI SANITARNEJ
- ISTN. SIĘĆ ELEKTROENERGETYCZNA
- NR DZIAŁKI
- GRANICA DZIAŁKI

Wzrost	1500
Imię	.....
Adres	.....
Podpis	.....
Projektant	mgr inż. Ireneusz Klak
Pracownia	POW023PWO510
Wzrost	11.2020r.
Wzrost	1-1
Wzrost	.....
Wzrost	.....

MAPA DO CELÓW PROJEKTOWYCH SKALA 1:500

1. Układ odniesienia, osnowy poziomej - 2000, "p", 49-5422027-14K".
2. Należy pamiętać, że niniejsza mapa jest mapą projektową i nie może być używana do celów innych niż projektowe.
3. Należy pamiętać, że niniejsza mapa jest mapą projektową i nie może być używana do celów innych niż projektowe.
4. Mapa nie może służyć do ustalenia granicy nieruchomości, gdyż nie badano stanu prawnego nieruchomości.
5. Wszelkie zmiany w projekcie należy zgłaszać do projektanta.
6. Wszelkie zmiany w projekcie należy zgłaszać do projektanta.
7. Nie wykonano wymiarów w istniejących brzoźwach.
8. Mapa w zakresie opracowania dotychczas na dzień 30.10.2020.

Województwo pomorskie  
 Powiat: kwidziński  
 Gmina: Sadlinki  
 Obręb: Sadlinki  
 dz. nr: 185, 212

zakres opracowania

zakres opracowania

